

01.12.2015
[Signature]



Polska Spółka Gazownictwa sp. z o.o.
Oddział w Poznaniu
Zakład w Koszalinie
ul. Polczyńska 55/57, 75-808 Koszalin
tel. 94 3484100, fax 94 3460460

Dział Zarządzania Majątkiem Sieciowym
tel. (94) 348 41 15
fax (94) 348 41 77

Biuro Projektów i Ekspertyz Budownictwa
Komunikacyjnego Z. Kokoszka
Al. Wojska Polskiego 33 m. 109
65-077 Zielona Góra

W/ znak: pismo nr K/EW/4/2015
N/ znak: ZTI-5000-100881/15

z dnia 19-11-2015
z dnia 19-11-2015

Lokalizacja przedsięwzięcia:

woj. zachodniopomorskie, gm. Kołobrzeg, m. Kołobrzeg, ul. Łopuskiego -projekt nowej konstrukcji sieci ciepłej wysokich parametrów oraz kanalizacji sanitarnej wraz z budową ścieżki pieszo-rowerowej wzdłuż mostu

PSG sp. z o.o. Oddział w Poznaniu Zakład w Koszalinie w odpowiedzi na pismo w sprawie uzgodnienia projektu j.w. informuje, że uzgadnia przedstawione rozwiązanie projektowe z uwagami:
- wszelkie prace w obrębie czynnej sieci gazowej wykonywać pod nadzorem pracownika RDG w Kołobrzegu,
- o terminie rozpoczęcia robót powiadomić pisemnie RDG Kołobrzeg, ul. Koszalińska 30, tel. 94 353 04 61, faks 94 353 04 74, email: rdg.kolobrzeg@poznan.psgaz.pl
- istniejąca sieć gazowa śr/c PE de250 w stalowej rurze osłonowej owinięta srebrną taśmą izolacyjną długości Lca=45,00mb znajduje się po przeciwnej stronie projektowanej ścieżki pieszo-rowerowej i jest podwieszona pod mostem (według załącznika graficznego)
Zakład w Koszalinie zastrzega sobie prawo wejścia na teren działek drogowych w celu wykonywania prac awaryjnych, modernizacyjnych i przyłączeniowych na istniejących sieciach gazowych.
Jednocześnie informujemy, że zgodnie z Cennikiem Usług Pozataryfowych PSG sp. z o.o. Oddział w Poznaniu faktura za uzgodnienie projektu zagospodarowania terenu w zakresie obcych branż zostanie przesłana w terminie późniejszym.

Z poważaniem

[Signature]
DYREKTOR
Marek Kesik


Do wiadomości:

- a/a
- RDG w Kołobrzegu

Załączniki:

- Projekt zagospodarowania terenu - komplet map.


Sprawę prowadzi: Agnieszka Paziewska, tel.: (94) 348 41 67

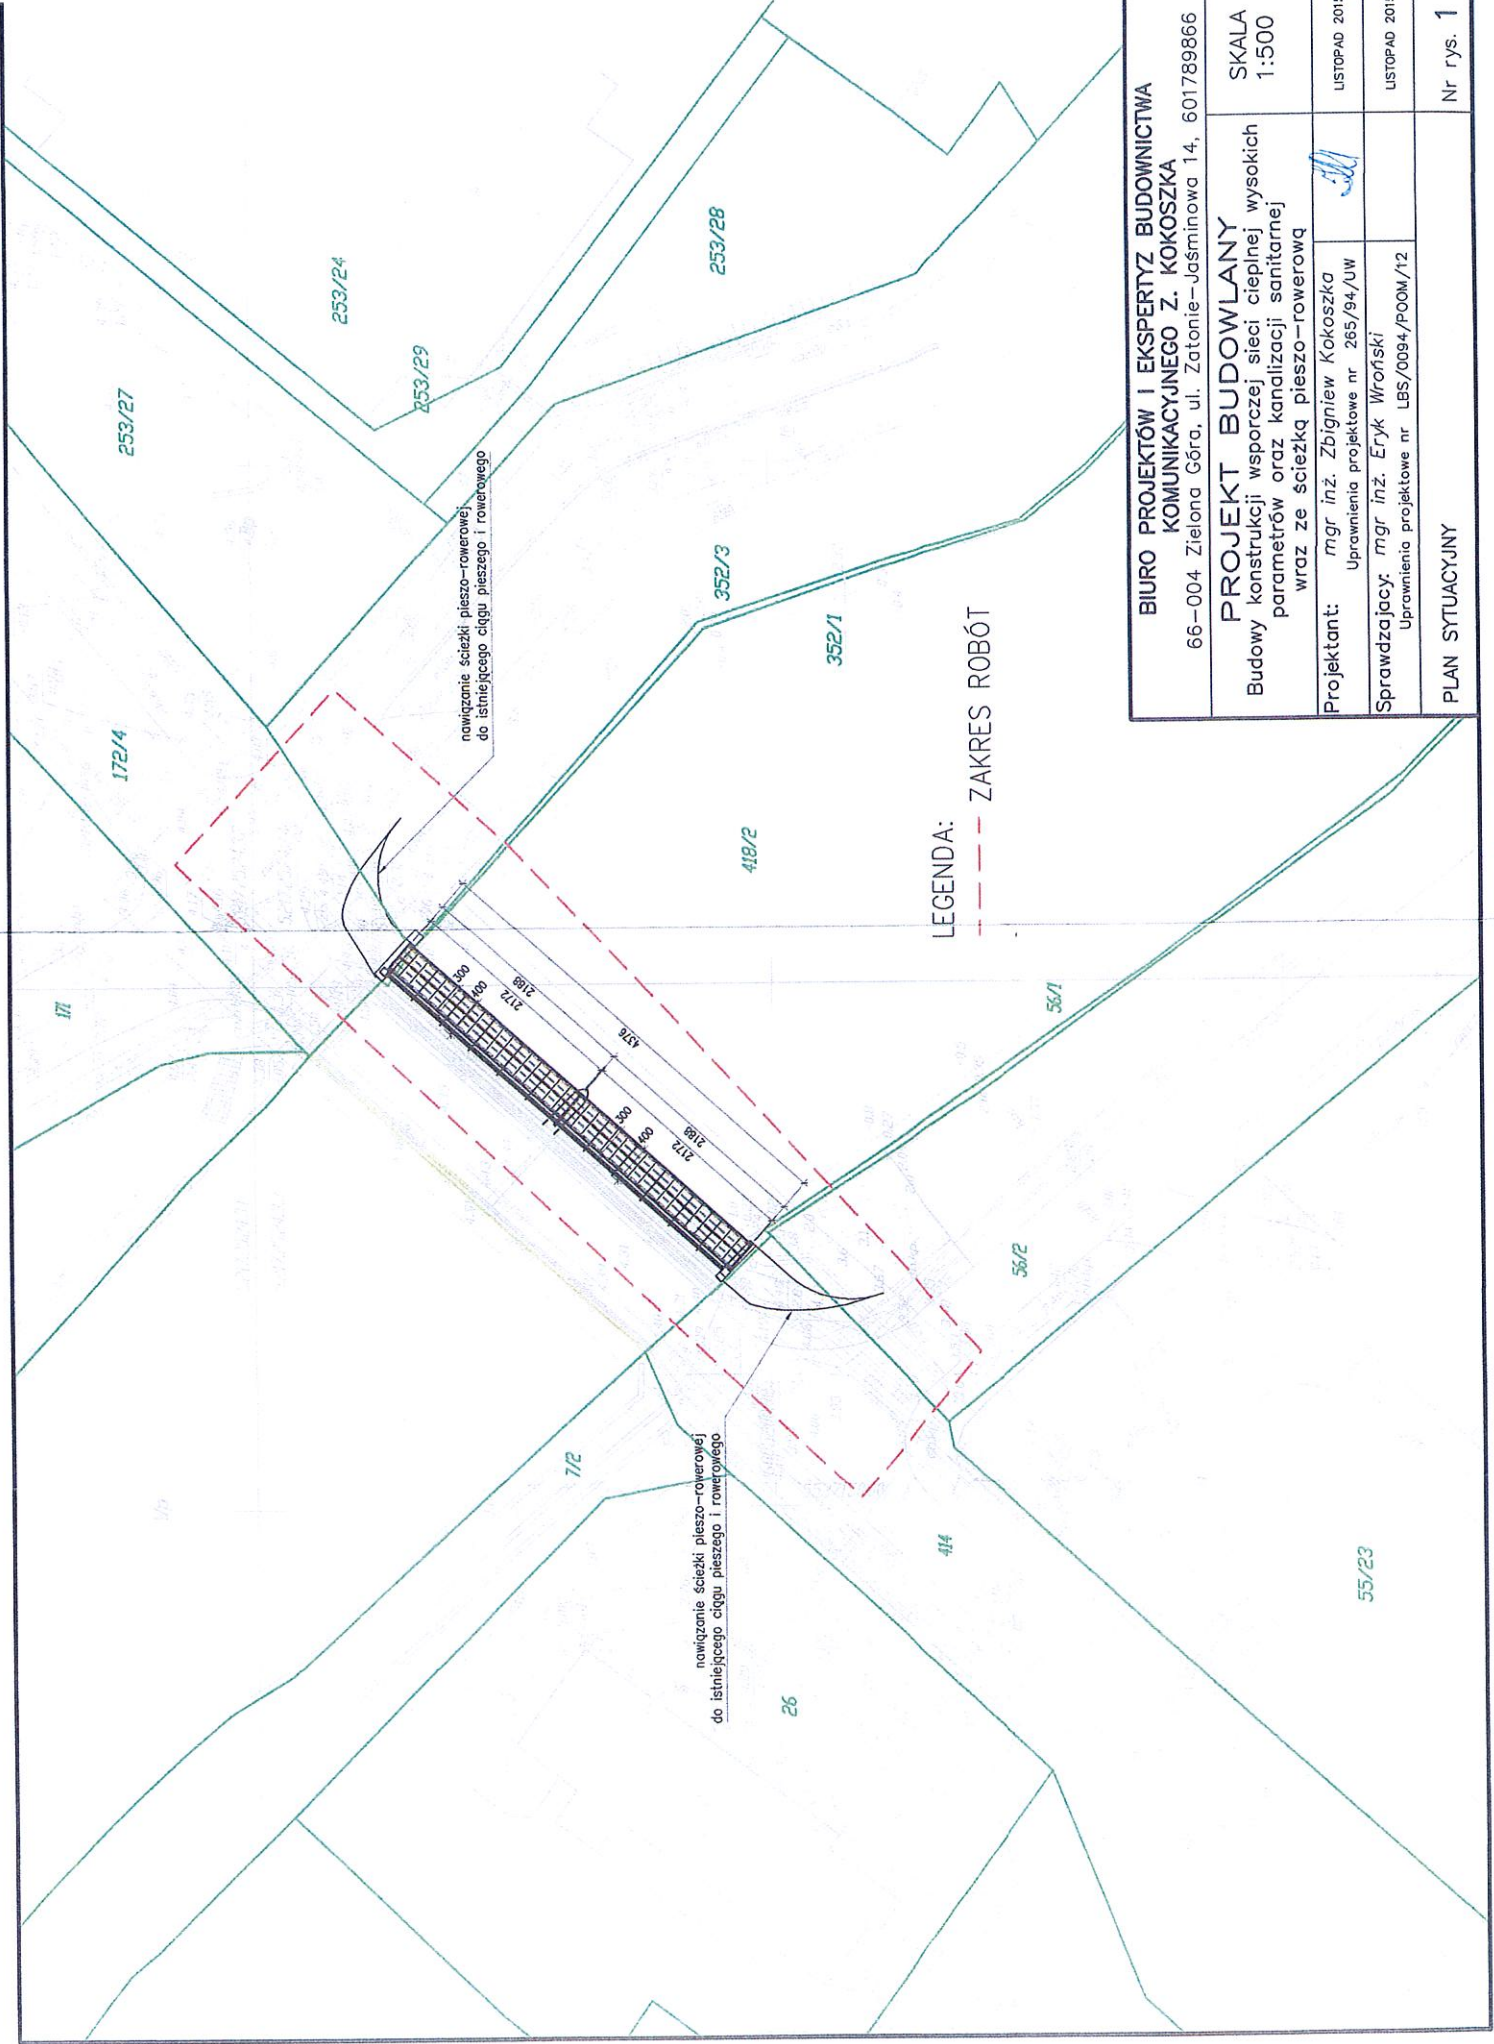

nowązanie ścieżki pieszo-rowerowej do istniejącego ciągu pieszego i rowerowego

nowązanie ścieżki pieszo-rowerowej do istniejącego ciągu pieszego i rowerowego

LEGENDA: --- ZAKRES ROBÓT

BIURO PROJEKTÓW I EKSPERTYZ BUDOWNICTWA KOMUNIKACYJNEGO Z. KOKOSZKA 66-004 Zielona Góra, ul. Zatonie-Jaśminowa 14, 601789866		SKALA 1:500
PROJEKT BUDOWLANY Budowy konstrukcji wsporczej sieci ciepłej wysokiej parametrów oraz kanalizacji sanitarnej wraz ze ścieżką pieszo-rowerową		LUSTOPAD 2015
Projektant: mgr inż. Zbigniew Kokoszka	Uprawnienia projektowe nr 265/94/JUW	
Sprawdzający: mgr inż. Eryk Wroński	Uprawnienia projektowe nr LBS/0094/P00M/12	LUSTOPAD 2015
PLAN SYTUACYJNY		Nr rys. 1